
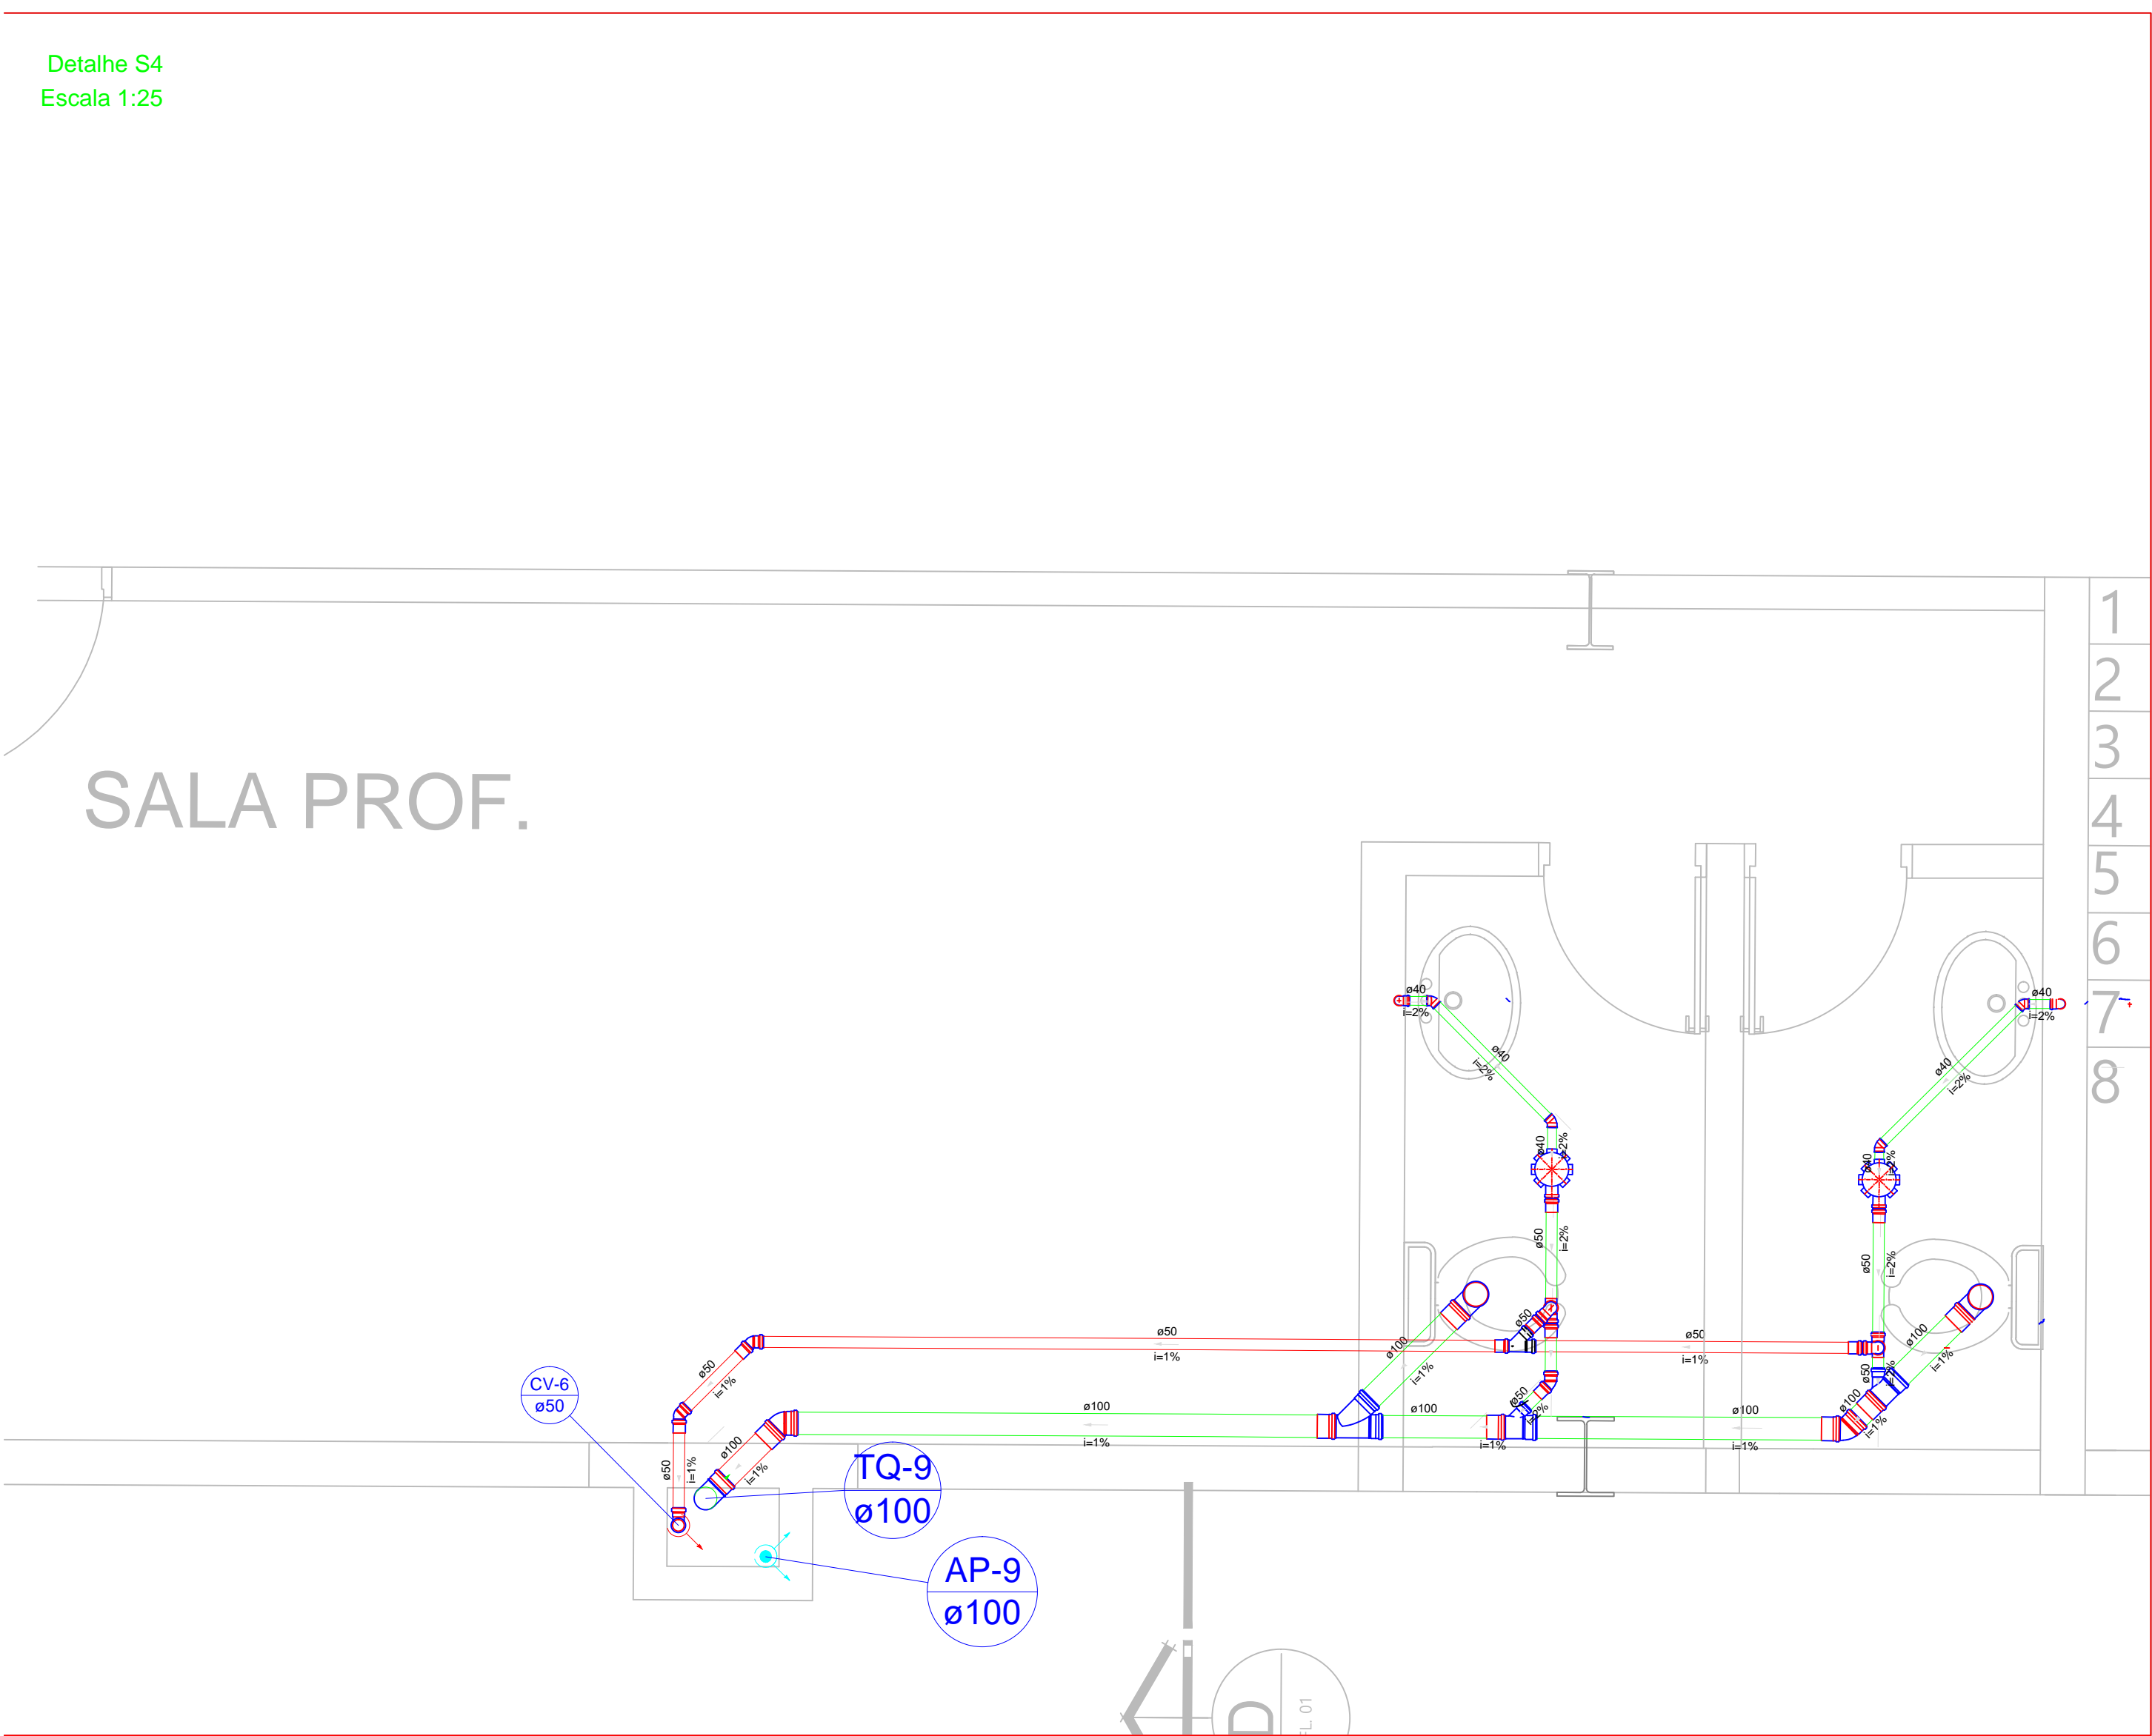


PLANTA BAIXA PAV. 3

ESCALA 1:50

Lista de Materiais		
PVC Acessórios		
Caixa sifonada		
150x150x50	5	pç
150x185x75	1	pç
Sifão de copo p/ pia e lavatório 1" - 1.1/2"	9	pç
Sifão flexível p/ Mictório 1.1/4"- 2"	2	pç
Válvula p/ lavatório e tanque 1"	9	pç
PVC Esgoto		
Curva 90 curta		
100 mm	3	pç
40 mm	12	pç
Joelho 45		
100 mm	6	pç
40 mm	13	pç
50 mm	6	pç
75 mm	4	pç
Joelho 90		
100 mm	6	pç
50 mm	9	pç
75 mm	4	pç
Joelho 90 c/anel p/ esgoto secundário 40 mm - 1.1/2"	12	pç
Junção simples		
100 mm - 50 mm	2	pç
100 mm - 75 mm	2	pç
100 mm- 100 mm	7	pç
50 mm - 50 mm	3	pç
75 mm - 50 mm	1	pç
75 mm 75 mm	2	pç
Luva simples		
100 mm	18	pç
50 mm	15	pç
75 mm	6	pç
Redução excêntrica		
75 mm - 50 mm	4	pç
Tubo PVC ponta-bolsa c/ virola		
100 mm - 4"	67.61	m
50 mm - 2"	8.41	m
75 mm - 3"	16.74	m
Tubo rígido c/ ponta lisa		
100 mm - 4"	8.38	m
40 mm	29.83	m
50 mm - 2"	33.72	m
75 mm - 3"	4.4	m
Tê sanitário		
100 mm - 50 mm	2	pç
50 mm -50 mm	7	pç
75 mm - 50 mm	2	pç
75 mm - 75 mm	3	pç

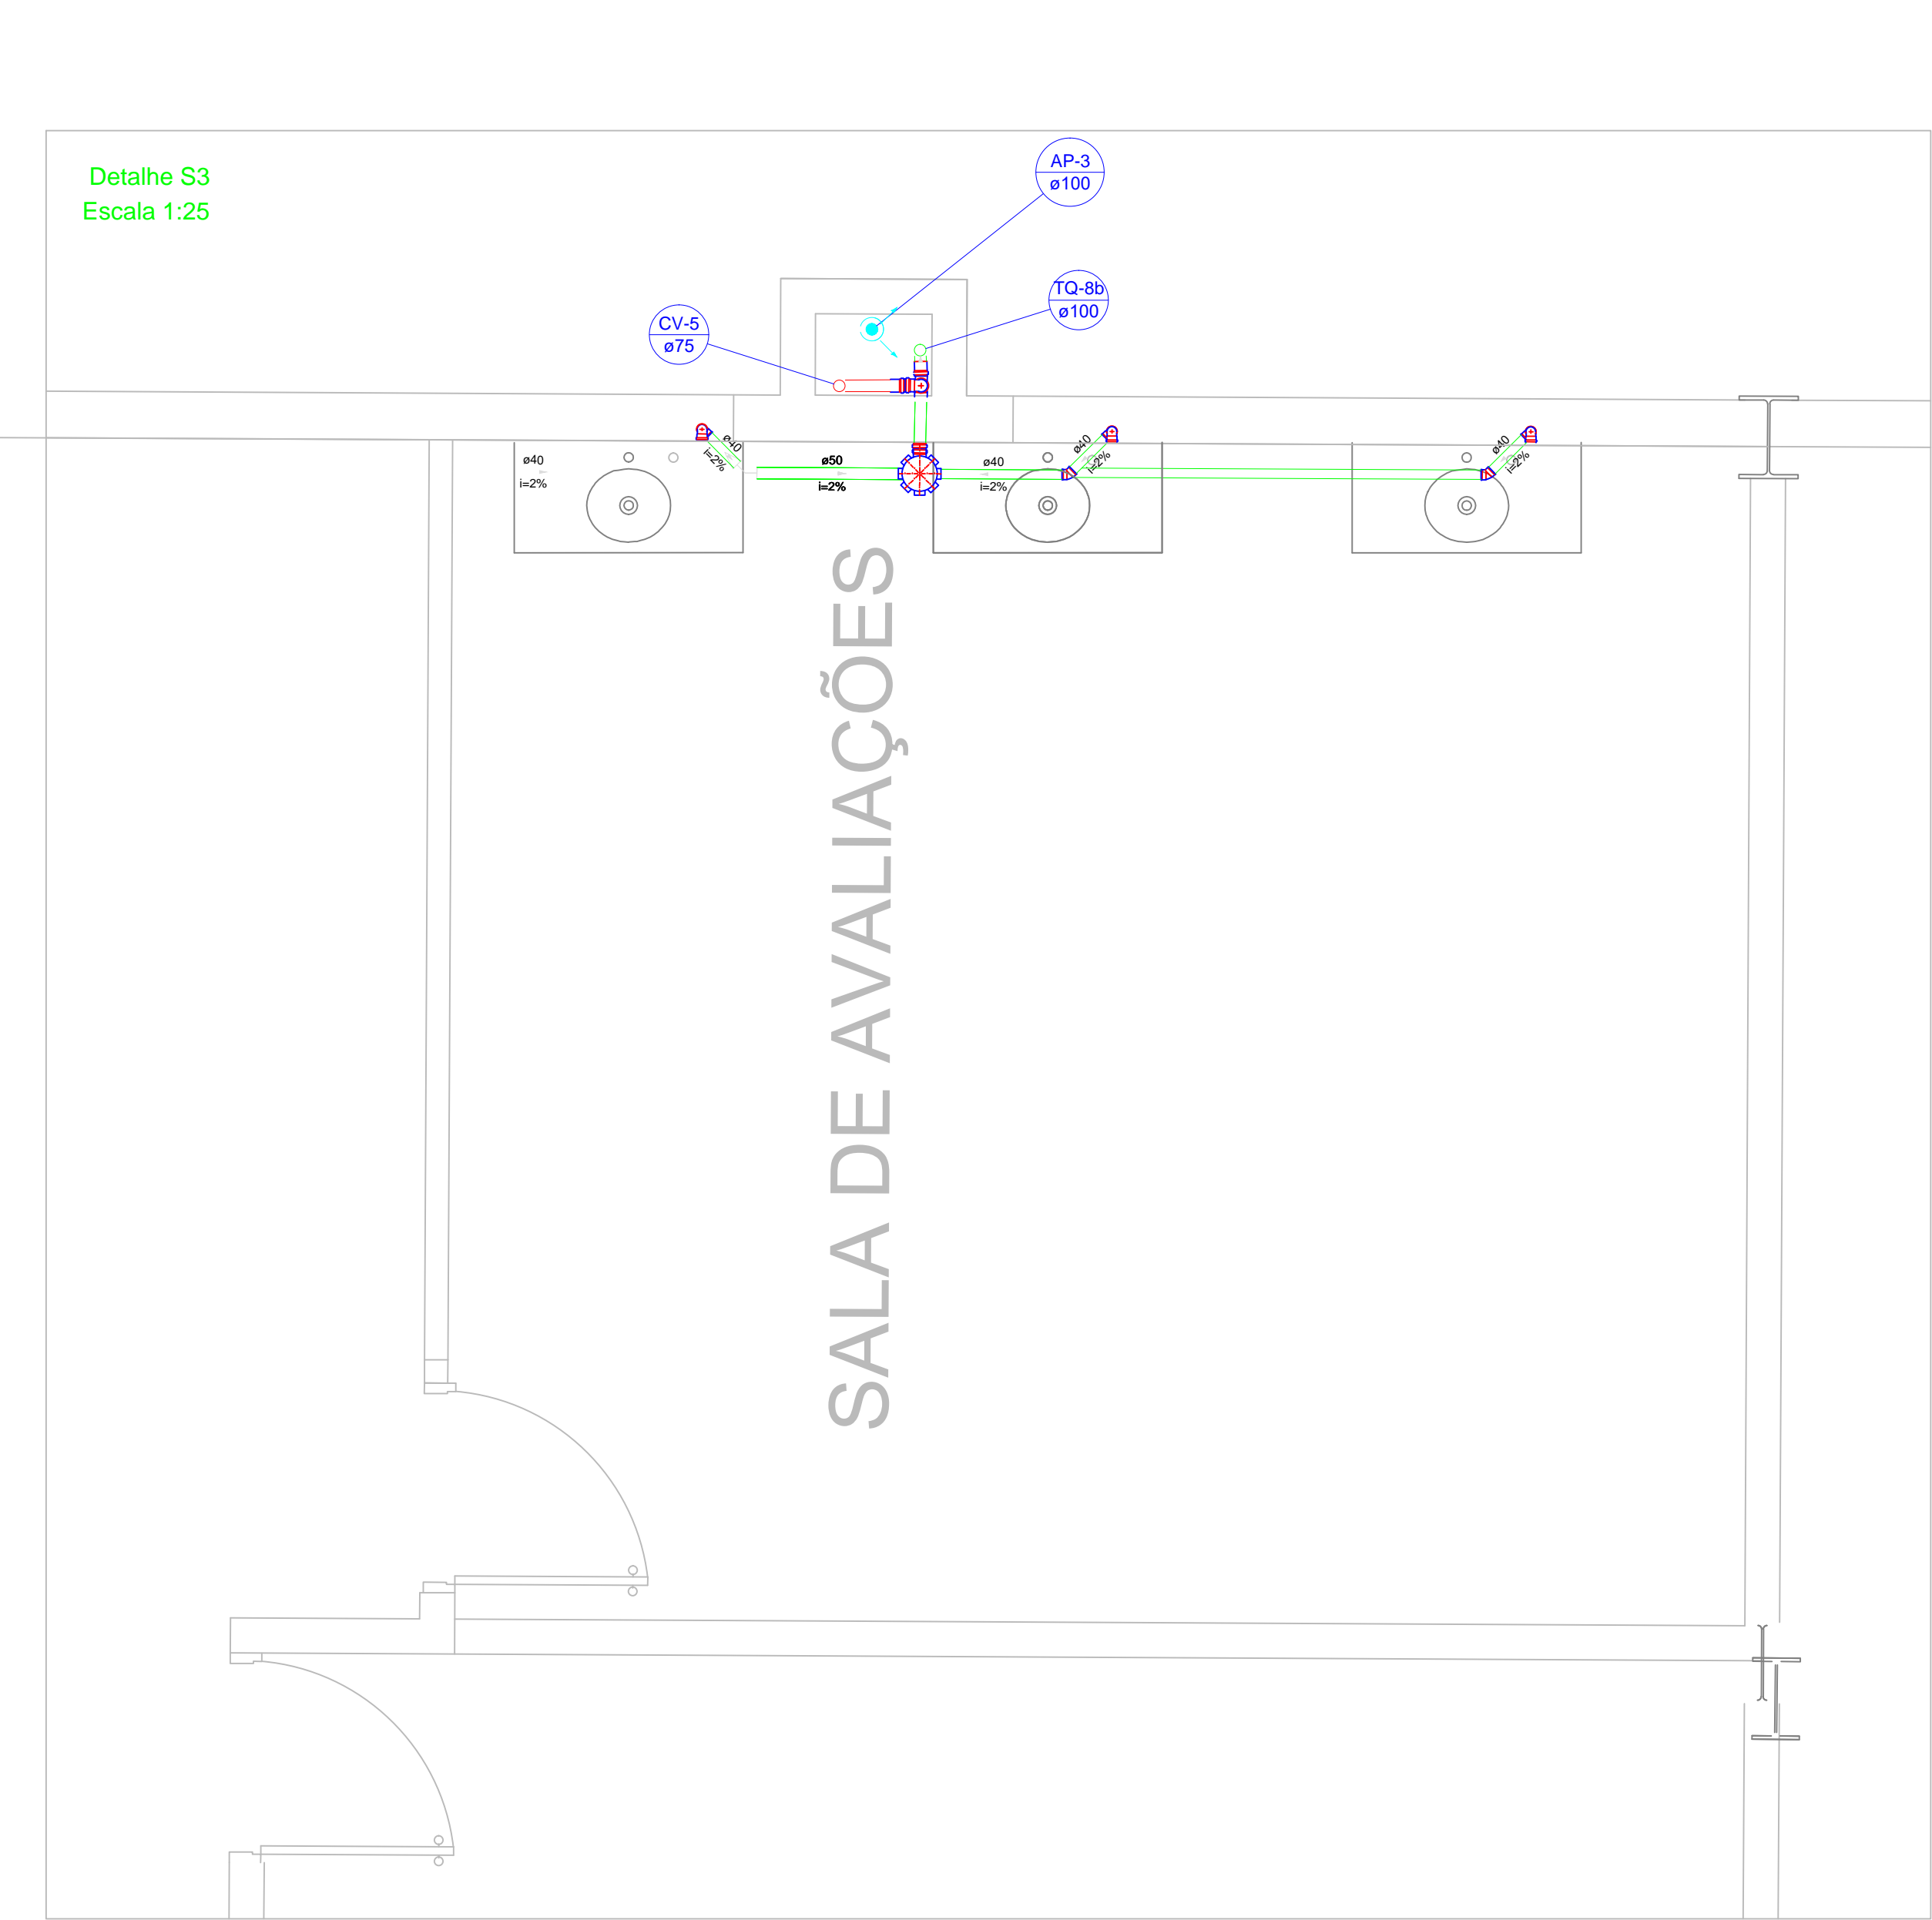

Legenda detalhada		Legenda detalhada	
Bebedouro		Mictório de Válvula de Descarga- DN 75mm	
PVC Esgoto		PVC Acessórios	
Curva 90 curta		Sifão flexível p/ Mictório 1.1/4"- 2"	1pç
40 mm	1pç	PVC Esgoto	
Joelho 90 c/anel p/ esgoto secundário 40 mm - 1.1/2"	1pç	Joelho 90	2pç
Tubo rígido c/ ponta lisa 40 mm	0.6m	Redução excêntrica 75 mm - 50 mm	1pç
Caixa Sifonada		Tubo rígido c/ ponta lisa 75 mm - 3"	0.6m
PVC Acessórios		Ramais de Ventilação	
Caixa sifonada 150x150x50	1pç	PVC Esgoto	
Curva 90 curta- desce		Joelho 90	1pç
PVC Esgoto		50 mm	
Curva 90 curta 100 mm	1pç	Tê sanitário 75 mm - 50 mm	1pç
Joelho 45		Ramais de ventilação	
PVC Esgoto		PVC Esgoto	
Joelho 45	1pç	Joelho 90	1pç
100 mm		50 mm	
Junção simples		Tê sanitário 100 mm - 50 mm	1pç
PVC Esgoto		Redução excêntrica- superior	
Junção simples 100 mm- 100 mm	1pç	PVC Esgoto	
Junção simples- coluna		Redução excêntrica 75 mm - 50 mm	1pç
PVC Esgoto		Te sanitário	
Joelho 45	1pç	PVC Esgoto	
100 mm		Tê sanitário 75 mm - 75 mm	1pç
Junção simples 100 mm- 100 mm	1pç	Te sanitário- coluna	
Lavatório Residencial com sifão		PVC Esgoto	
PVC Acessórios		Tê sanitário 50 mm -50 mm	1pç
Sifão de copo p/ pia e lavatório 1" - 1.1/2"	1pç	Vaso Sanitário c/ J90°	
Válvula p/ lavatório e tanque 1"	1pç	PVC Esgoto	
PVC Esgoto		Joelho 90	
Curva 90 curta		Legenda	
40 mm	1pç	Bebedouro	
Joelho 90 c/anel p/ esgoto secundário 40 mm - 1.1/2"	1pç	Caixa Sifonada	
Tubo rígido c/ ponta lisa 40 mm	0.6m	Curva 90 curta- desce	
Lavatório de Uso Geral		Joelho 45	
PVC Acessórios		Junção simples	
Sifão de copo p/ pia e lavatório 1" - 1.1/2"	1pç	Junção simples- coluna	
Válvula p/ lavatório e tanque 1"	1pç	Lavatório Residencial com sifão	
PVC Esgoto		Lavatório de Uso Geral	
Curva 90 curta		Mictório de Válvula de Descarga- DN 75mm	
40 mm	1pç	Ramais de Ventilação	
Joelho 90 c/anel p/ esgoto secundário 40 mm - 1.1/2"	1pç	Ramais de ventilação	
Tubo rígido c/ ponta lisa 40 mm	0.6m	Redução excêntrica- superior	
100 mm	1pç	Te sanitário	
Vaso Sanitário c/ curva 90°		Te sanitário- coluna	
PVC Esgoto		Vaso Sanitário c/ J90°	
Curva 90 curta	1pç	Vaso Sanitário c/ curva 90°	
100 mm			

OS DETALHES S1 E S2 SÃO IGUAIS AOS DO PAVIMENTO 1

REV.	DATA	NOME	DESCRIÇÃO

EMPRESA CONTRATADA
L & M Silveira Engenharia Ltda.
Tel: (16) 3628.8444, (16) 96169.8227
Email: lmsilveira@engenharia@gmail.com

LOCAL
Av. Dr. Ismael Alonso & Alonso,2400
Franca-SP

PROJETO
ANEXO UNIDADE II UNI-FACEF

FASE
PROJETO EXECUTIVO

CONTEÚDO
INSTALAÇÕES SANITÁRIAS
PAVIMENTO 3

COORDENADOR
ENG. LUIZ MÁRCIO SILVEIRA
CREA SP 0600500852

EQUIPE TÉCNICA
ENG. LUIZ MÁRCIO SILVEIRA
CREA SP 0600500852

DESENHO	ESCALA
LUIZ MÁRCIO	INDICADA
DATA	VISTO
MAIO/2015	
APROVAÇÃO	FOLHA
	03
	05