


PLANTA BAIXA 1º PAV.
ESCALA 1:100

Lista de Materiais		
Aparelho		
Bebedouro 20mm x 1/2"	2	pc
Ferro maleável classe 10		
Cotovelo de redução 3/4" x 1/2"	2	pc
Luva macho - fêmea 3/4"	2	pc
Luva macho - fêmea alongada 1/2"	2	pc
União ass. cônico de bronze/ferro 3/4"	1	pc
Metais		
Registro de gaveta c/ canopla cromada 3/4"	1	pc
PVC Acessórios		
Engate flexível cobre cromado com canopla 1/2" - 30cm	2	pc
PVC rígido soldável		
Joelho 90° soldável 25 mm	3	pc
Tubos 25 mm	3,58	m
Tê 90 soldável 25 mm	1	pc

Detalhe H1
Escala 1:25

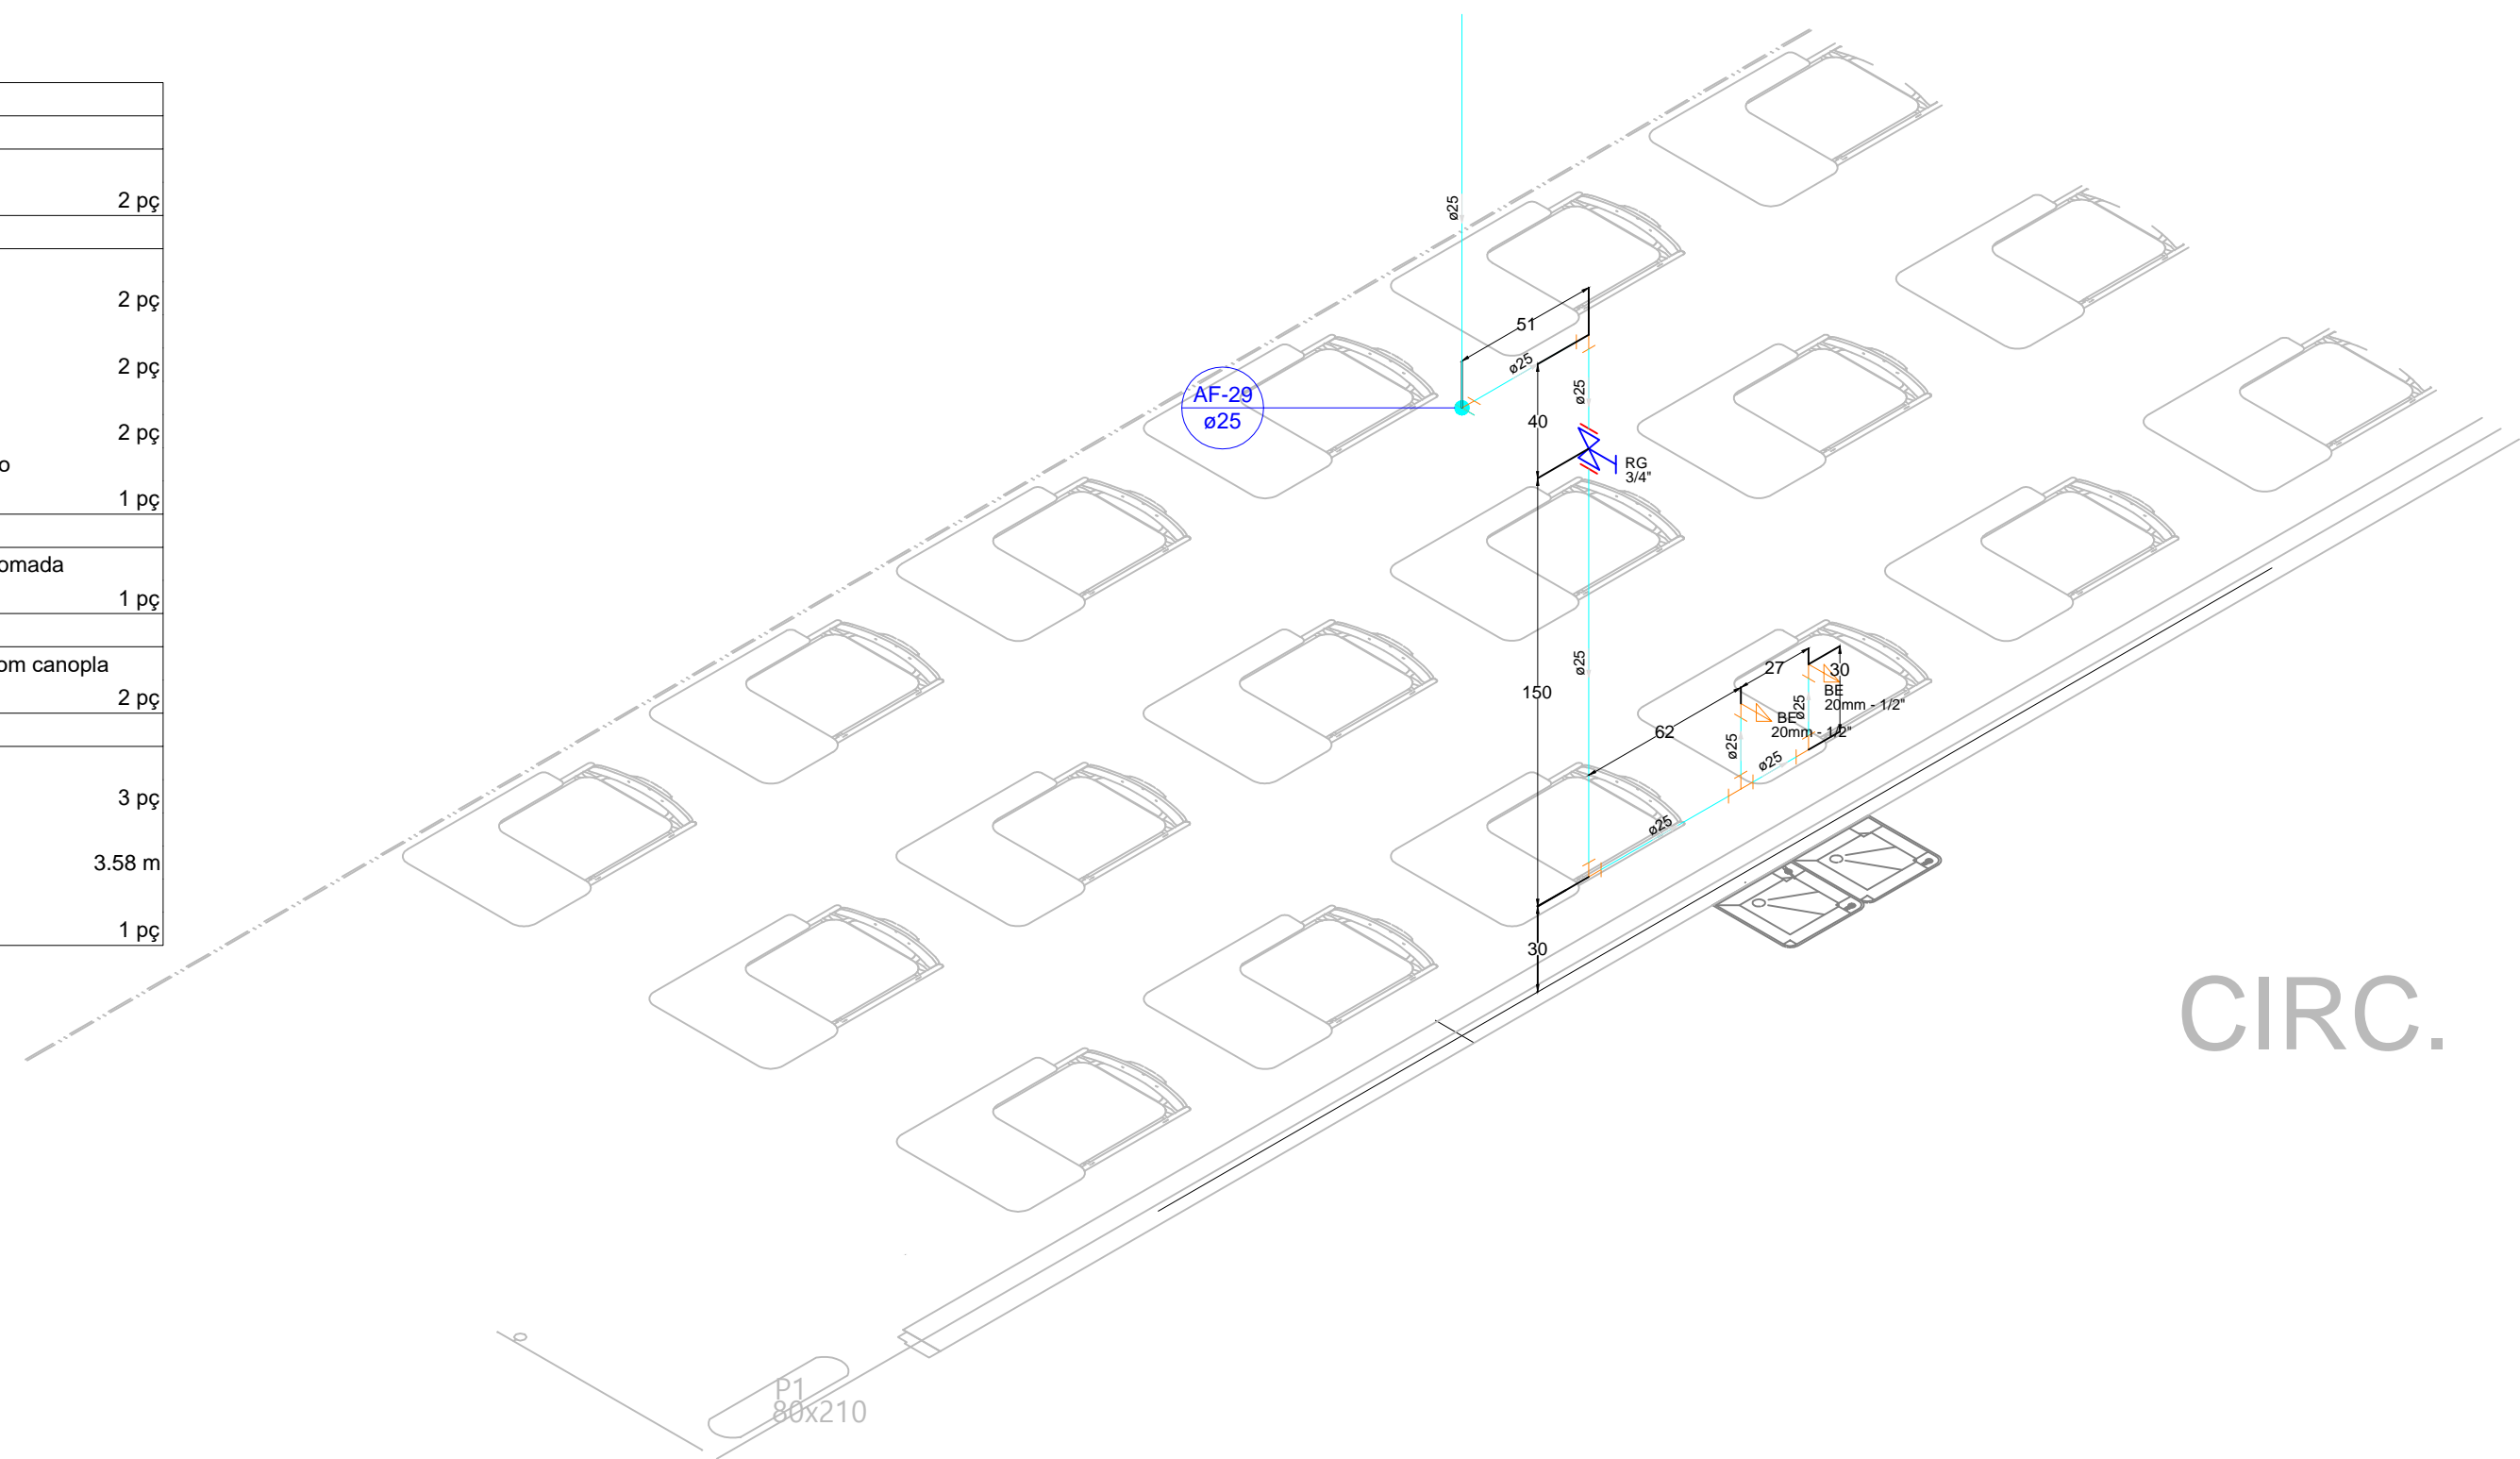


CIRC.

Legenda das indicações	
BE	Bebedouro com joelho de 90° - 20mm - 1/2"
RG	Registro de Gaveta com PVC - 3/4"

Legenda	
X	Registro de gaveta com PVC

Legenda detalhada	
Registro de Pressão com F" G"	
Ferro maleável classe 10	
3/4"	2pc
Luva macho - fêmea 3/4"	1pc
União ass. cônico de bronze/ferro 3/4"	1pc
Metais	
Registro de gaveta c/ canopla cromada 3/4"	
3/4"	1pc

REV.	DATA	NOME	DESCRIÇÃO
EMPRESA PROJETISTA			
<div><div></div><div>L & M Silveira Engenharia Ltda. Tel: (16) 3026.8444, (16) 81858227 Email: lmsilveira.engenharia@gmail.com</div></div>			
LOCAL		Av. Dr. Ismael Alonso & Alonso, 2400 Franca-SP	
PROJETO		ANEXO DA UNIDADE II DO UNI-FACEF	
FASE		EXECUTIVO	
CONTEUDO			
Instalações Hidráulicas Pavimento 1			
COORDENADOR		R.G.	
ENGENHEIRO		MARCIO SILVEIRA 6.490.046	
ENGENHEIRO		LUIZ MARCIO SILVEIRA 6.490.046	
DESENHO		Lutz Márcio	
ESCALA		Indicadas	
DATA		JULHO/2015	
VISTO		APROVAÇÃO	
FOLHA		03	
HID		14	