


Modelo Tipo PISO TETO			
CAPACIDADE	BTU/h	48000	
CICLO		FRIO	
ALIMENTAÇÃO (V-F-Hz)		220-2-60	
DIMENSÕES (unidade interna)	A x L x P	1650 x 235 x 675	mm
DIMENSÕES (unidade externa)	A x L x P	932 x 1162 x 375	mm
CLASSIFICAÇÃO INMETRO		B	
GÁS REFRIGERANTE		R-410A	
GARANTIA		1 ANO	
ALIMENTAÇÃO ELÉTRICA	V/Hz/F	220/60/1	
OPERAÇÃO		ELETRÔNICO	
PESO UNIDADE	kg	48 (unidade interna)	92(unidade externa)
AMPERAGEM		5,6	
FABRICANTE		CARRIER OU SIMILAR	

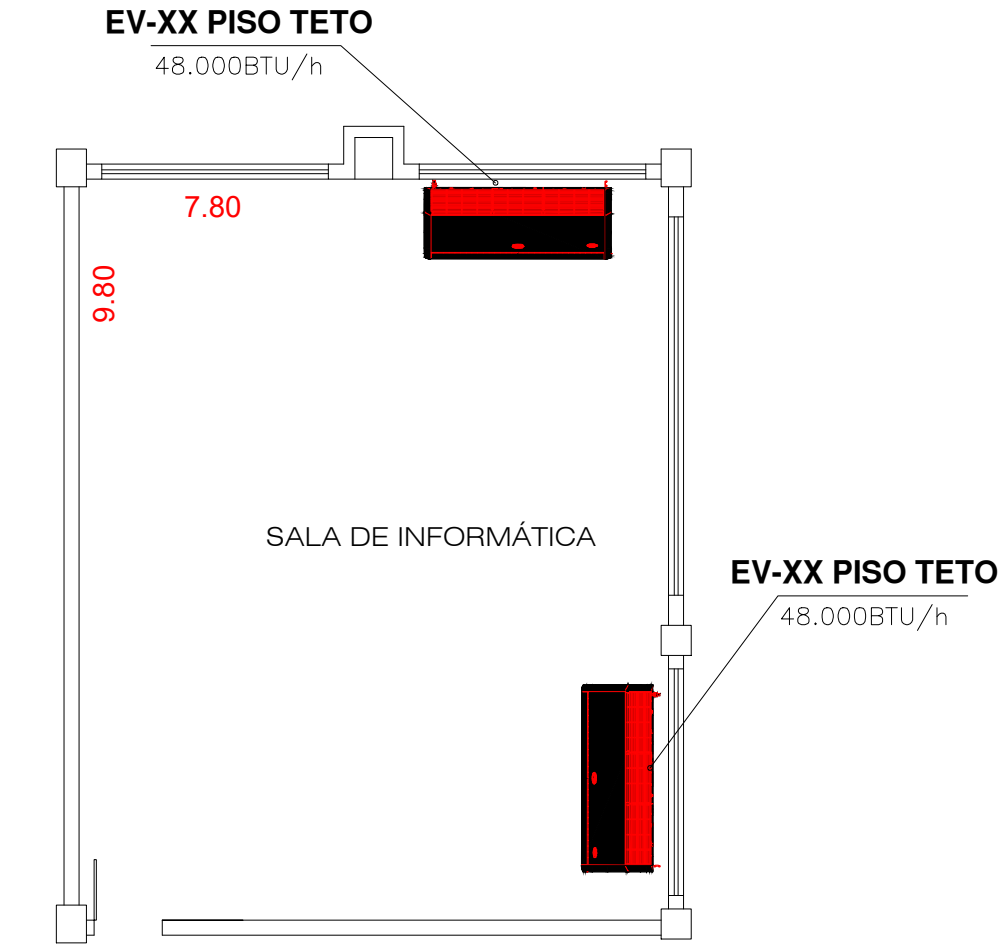

PLANTA BAIXA
ESCALA 1:100

TABELA – EQUIPAMENTOS					
LOCAL	TIPO	CAPACIDADE (BTUs)	QUANTDADE	IDENTIFICAÇÃO	OBS
SALA DE INFORMÁTICA – UNIDADE II	PISO TETO	48000	1	D	AQUISIÇÃO

TÍTULO: AR-CONDICIONADO DA SALA DE INFORMÁTICA		
OBJETO: Ar-Condicionado		
LOCAL: SALA DE INFORMÁTICA - UNIDADE II		
CLIENTE: Uni-FACEF		
ENCOMENDADO POR: GUILHERME AUGUSTO BERTELLI FERNANDES CLEMENTE		
COTAÇÃO: 5062775007		
DESCRIÇÃO DO PROJETO	LOCALIZAÇÃO DOS EQUIPAMENTOS DE AR-CONDICIONADO	F1