

PLANTA BAIXA - LÓGICA  
ESCALA 1:100

Produto a Instalar	UA/Produto	UA(Total)
Painel de conexão (24 portas)	1	1
Organizador horizontal (24 portas)	1	1
HUB c/ger (24 portas)	1	1
Switch Ethernet depto	1	1
Roteador de acesso	1	1
Modems	1	1
Expansão (10% ou 4UA)	-	4
<b>TOTAL (UA)</b>		<b>10</b>

LEGENDA:

- Tomada RJ45 na parede (2P)
- Tomada RJ45 na parede (4P)
- Cotovelo 'C' 100x50mm
- Cotovelo 'C' perfurado 100x50mm
- Rack Aberto
- Eletroduto no Teto
- Duto aéreo perfurado 'C' 100mmx50mm
- Tubo que Sobee (Unifilar)
- Cabo para lógica
- Cabo de Fibra Ótica

— NBR-5444 —

Num.	Quant.	Und.	Dimensão	Código	Descrição
1	225.87	m	1/2"		Eletroduto Flexível - Parede
2	7.05	m	1/2"		Eletroduto Flexível - Teto

— Eletrocalha —

Num.	Quant.	Und.	Dimensão	Código	Descrição
1	1	pc		SRS-70-B10	Cotovelo 'C' 100x50mm
2	3	pc		SRS-270-C-B10	Cotovelo 'C' perfurado 100x50mm
3	27	pc	100mmx50mm	D	Descida - Duto aéreo perfurado 'C'
4	66.0	Barra	100mmx50mm	SRS-200-C-B10	Duto aéreo perfurado 'C' - Parede
5	37.5	Barra	100mmx50mm	SRS-200-C-B10	Duto aéreo perfurado 'C' - Teto

— Cabeamento Estruturado —

Num.	Quant.	Und.	Dimensão	Código	Descrição
1	2	pc			Rack Aberto
2	49	pc			Tomada RJ45 na parede (2P)
3	3	pc			Tomada RJ45 na parede (4P)

— Fiação e Dispositivos de Proteção —

Num.	Quant.	Und.	Dimensão	Código	Descrição
1	114.52	m	Fo		Cabo de Fibra Ótica - Cabo de Fibra Ótica
2	826.08	m	Fo		Cabo de Fibra Ótica - Cabo para lógica


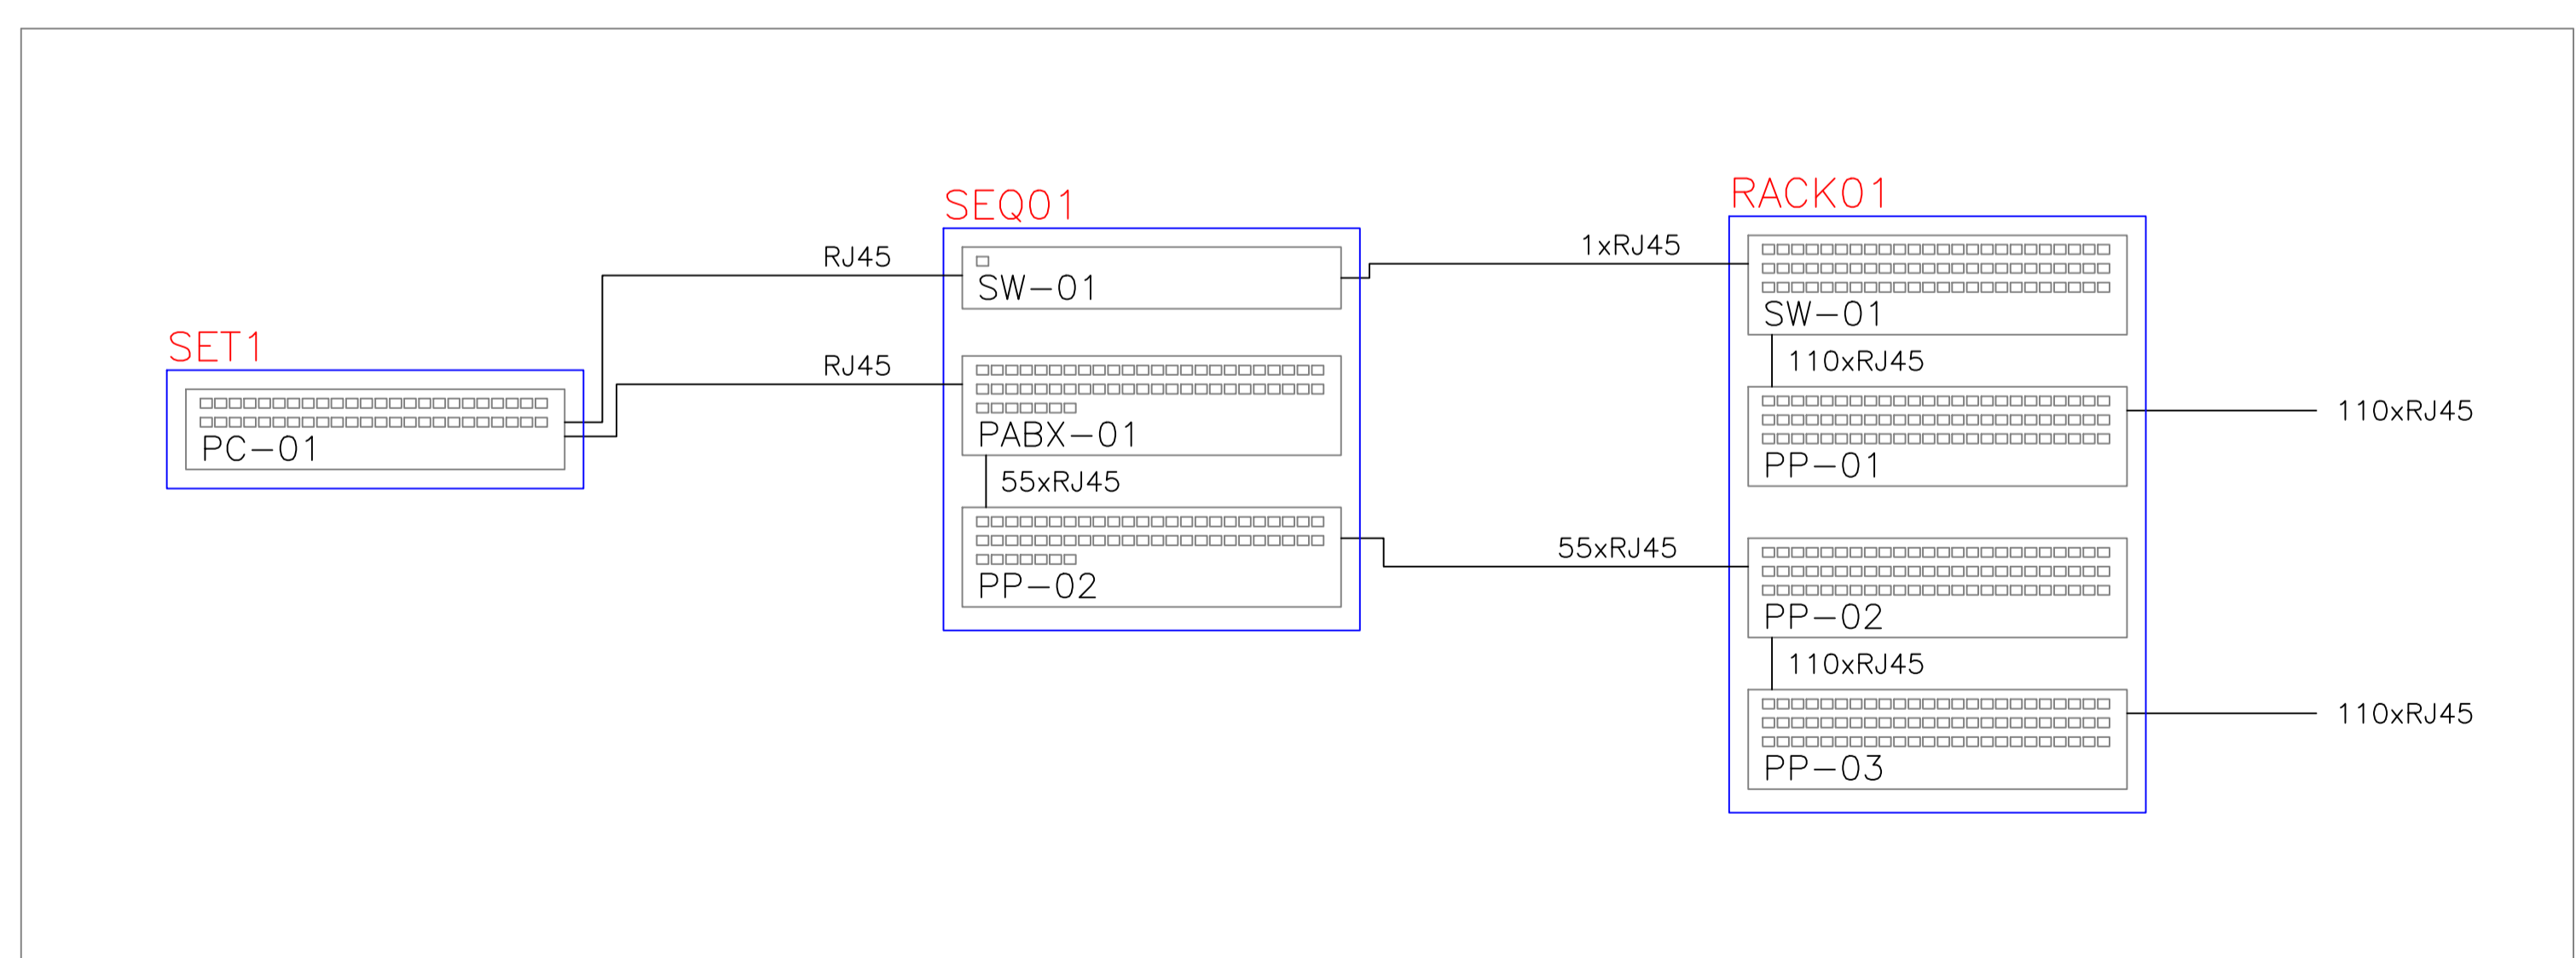


DIAGRAMA DE CABEAMENTO  
SEM ESCALA

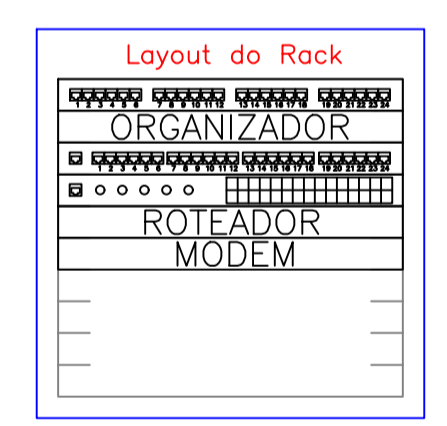

LAYOUT DO RACK  
SEM ESCALA

- <- Painel de conexão
- <- Organizador horizontal
- <- HUB c/ger
- <- Switch Ethernet depto
- <- Roteador de acesso
- <- Modems
- <- Expansão

**Uni-FACEF**  
Centro Universitário Municipal de Franca

<b>PROJETO: LÓGICA</b> <b>PROPRIETARIO: Uni-FACEF</b>		<b>FOLHA</b> <b>1/1</b>	
<b>LOCAL: Av. Dr. Ismael Alonso Y Alonso, 2400</b> <b>BAIRRO: São José, Franca - SP, 14401-426</b>			
ÁREAS	m²	PROPRIETARIO:	
ÁREA CONSTRUÍDA	33.00	PROJETO:	Uni-FACEF - Centro Universitário Municipal de Franca
ÁREA A CONSTRUIR	272.00	FISCALIZACAO:	GUILHERME AUGUSTO B. F. CLEMENTE ENG CIVIL CREA 5062775007
<b>TOTAL</b>	<b>305.00</b>		