


PLANTA BAIXA - AMBULATÓRIO ESCOLA
ESCALA 1:50

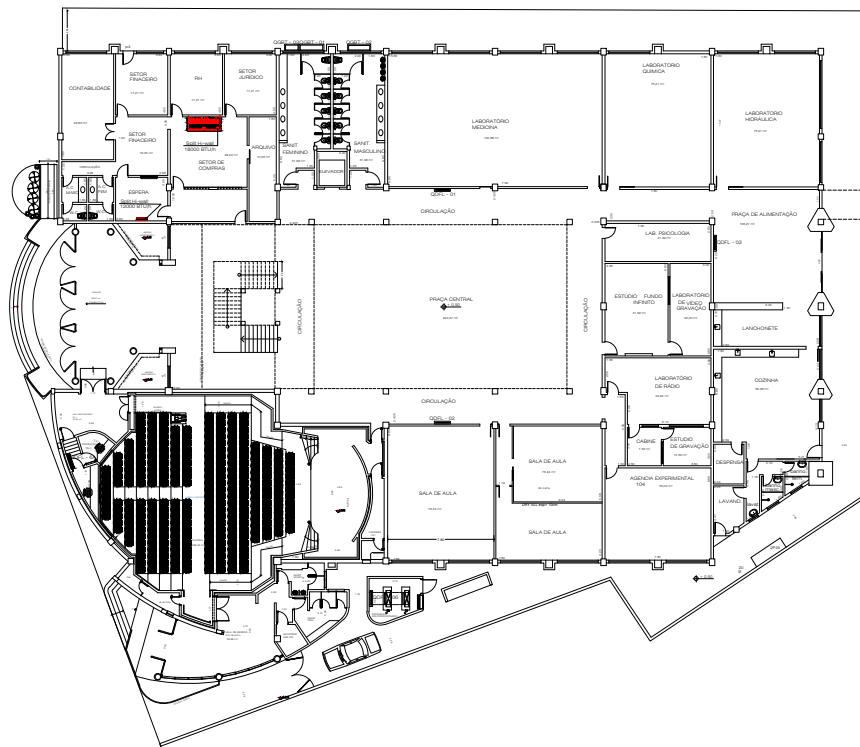

PLANTA - PISO TÉRREO - UNIDADE II
ESCALA 1:100

| QUANTIDADE | DESCRIÇÃO DO EQUIPAMENTO | UNIDADE |
|------------|----------------------------|------------|
| 1 | Split Cassete 48,000 BTU/h | Unidade II |
| 10 | Split HIWALL 9,000 BTU/h | Unidade II |

| TIPO | HIWALL |
|-------------------------------|---------------------|
| FABRICANTE | CARRIER ou splitair |
| INDICADOR (BTU/h) | 9000 |
| Carga de gás (g) | 1050 (até 5 m) |
| Ciclo | F10 |
| Evaporadora | 40FVCA09C5 |
| Condensadora | 38FVCA18C5 |
| Consumo (W) | 1350 |
| Classificação Energética | A |
| Unidade Interna (LxAxP mm) | 715x250x188 |
| Unidade Externa (LxAxP mm) | 810x558x310 |
| Pressão Líquida - IntExt (kg) | 8.7/5.5/2.0 |
| Tensão (V) / Fase | 220 / 1F |
| Clas Refrigerante | R410A |
| Tecnologia | Inverter |
| Vazão Evaporadora (m³/h) | 480 |
| ESR (W/h) | 2.3 |
| GARANTIA | 1 ano |

| TIPO | ESCALA | QUANTIDADE | ESCALA |
|-------------------|--------|------------|--------|
| ESCALA DE SERVIÇO | 1:100 | 1 | 1:100 |
| ESCALA DE SERVIÇO | 1:100 | 1 | 1:100 |
TÍTULO: CLIMATIZAÇÃO - UNI-Facef

OBRA: AR CONDICIONADO

LOCAL: CAMPUS UNIFACEF UNIDADE II e AMBULATÓRIO ESCOLA

CLIENTE: UNI-FACEF

ENG. GUILHERME AUGUSTO BERTELLI FERNANDES CLEMENTE
CREA 5062775007

ESCALAS INDICADA

OBS:

DATA 05/04/2023

1/1